

3.3 项目组成员发表相关论文（2 篇）

序号	论文题目	发表日期	作者	期刊名称	图号
1	探索校企双主体育人模式 建设产教深度融合命运共同体	2020.11	段欣	中国培训	图 3-33
2	职业素养视角下中职计算机专业课程改革的实践探索	2020.02	段欣	中国新通信	图 3-34


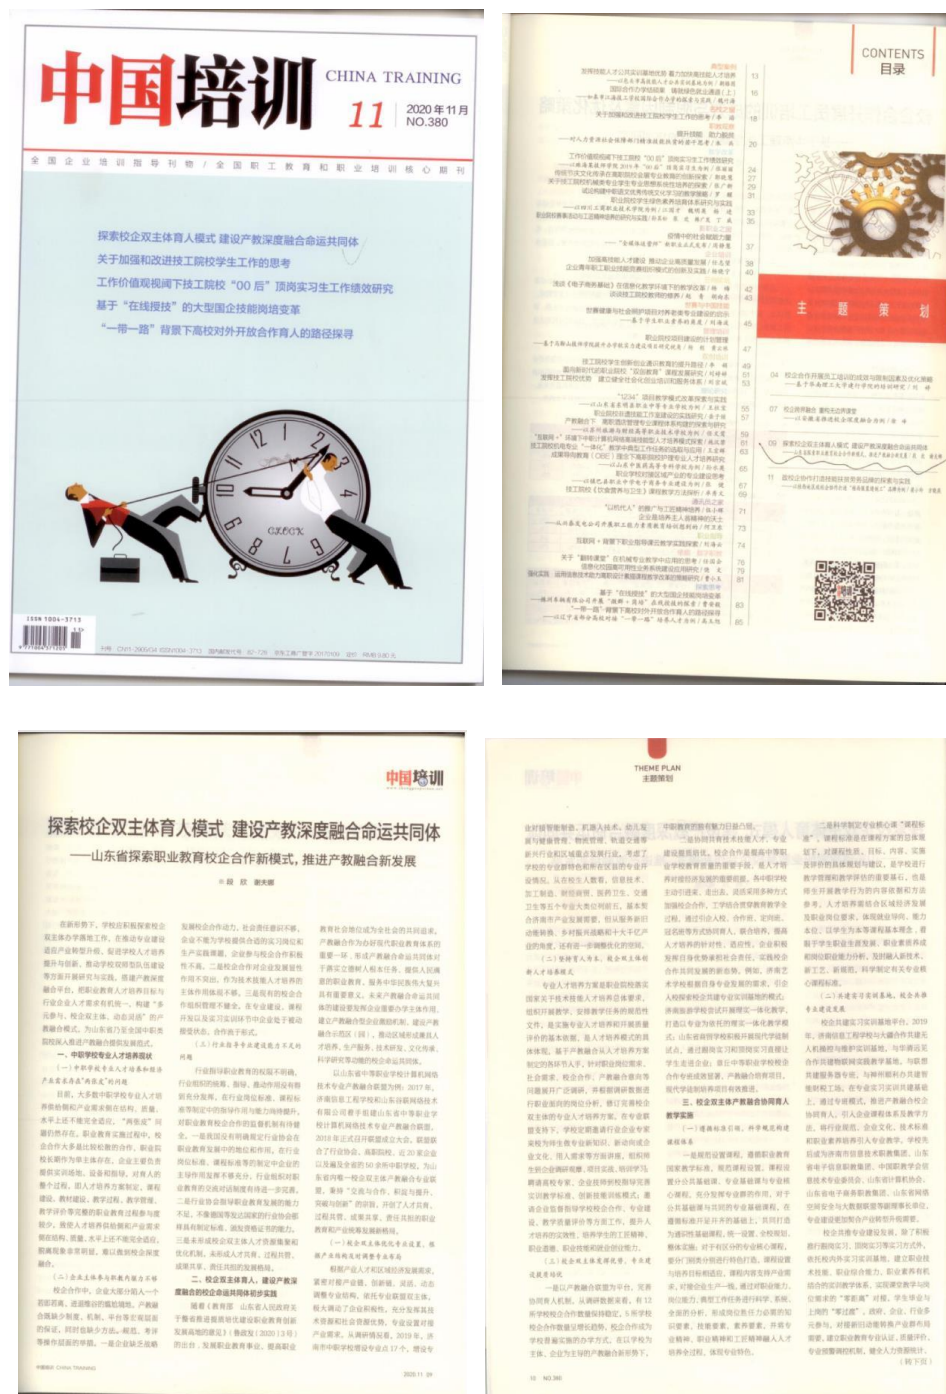


图 3-33 《探索校企双主体育人模式 建设产教深度融合命运共同体》，2020.11，

段欣,《中国培训》



Contents 目录		2020年2月4期
167	浅谈广电关键信息基础设施安全防护工作	余 叶
互联网+教育 Internet Education		
169	网络时代中小学教师管理策略研究	王 梅
170	创造生活化的小学数学课堂	姜金平
171	在教师计算思维教学一体化案例中的应用分析	任云武
172	网络数学在小学信息技术课程中的应用	陈少敏
173	智能制造技术在数控教学中的应用研究	余新军
174	浅谈初中数学与信息技术相结合的教学	李维松
175	巧用思维导图在高中数学探究性学习中的实践与思考	王芳芳
176	浅谈提高初中生英语听力能力的方法与技巧	王 芳
177	苏北地区中等专业学校深化产教融合对策研究	程 程
178	普通高校毕业生测试成绩下降原因分析与对策	程 程
180	小学数学教学《比例的应用》的实践与反思	郭 明 李 雷
181	项目式教学法在 PowerPoint 课程中的探究与实践	李 雷
182	浅谈小学数学教学中学生的自主学习	廖志军
183	浅谈如何以数学教学促进学生品德发展	曹 芳
184	初中物理实验教学中创新思维的培养	廖志军
185	浅谈小学数学教学中学生思维能力的培养	廖志军
186	浅谈小学数学教学中学生思维能力的培养	廖志军
187	浅谈小学数学教学中学生思维能力的培养	廖志军
188	浅谈小学数学教学中学生思维能力的培养	廖志军
189	浅谈小学数学教学中学生思维能力的培养	廖志军
190	浅谈小学数学教学中学生思维能力的培养	廖志军
191	浅谈小学数学教学中学生思维能力的培养	廖志军
192	浅谈小学数学教学中学生思维能力的培养	廖志军
193	浅谈小学数学教学中学生思维能力的培养	廖志军
194	浅谈小学数学教学中学生思维能力的培养	廖志军
195	浅谈小学数学教学中学生思维能力的培养	廖志军
互联网+健康 Internet Health		
230	物联网不停电输电110kV及以上电力线路施工问题与对策	陈 旭
231	企业人力资源管理创新发展策略	张 强
232	10kV 配电系统运行及检修对策	王 芳
233	集成化供应链管理设计中的风险控制研究	李 雷
234	新时期电力营销绩效管理分析	李 雷
235	电力营销绩效管理分析	李 雷
236	50Hz 输电线路快速故障定位技术探讨	李 雷
237	智能电网安全检测关键技术探讨	李 雷
238	集成化供应链管理设计中的风险控制研究	李 雷
239	200 电话交换机入网管理控制策略	李 雷
240	以英语为第二语言的教学模式研究	李 雷
241	英语在英语教育中的应用	李 雷
242	互联网爱国主义、民族主义舆论现状及应对策略	李 雷
243	柔性管理在高校附属医院党建工作中的应用	李 雷
244	预防性维护在医疗设备管理中的意义探讨	李 雷

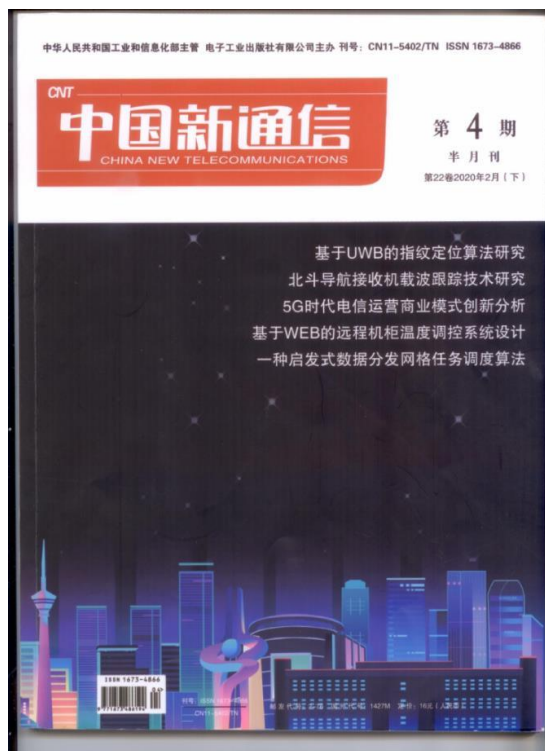

Contents 目录		2020年2月4期
167	浅谈广电关键信息基础设施安全防护工作	余 叶
互联网+教育 Internet Education		
169	网络时代中小学教师管理策略研究	王 梅
170	创造生活化的小学数学课堂	姜金平
171	在教师计算思维教学一体化案例中的应用分析	任云武
172	网络数学在小学信息技术课程中的应用	陈少敏
173	智能制造技术在数控教学中的应用研究	余新军
174	浅谈初中数学与信息技术相结合的教学	李维松
175	巧用思维导图在高中数学探究性学习中的实践与思考	王芳芳
176	浅谈提高初中生英语听力能力的方法与技巧	王 芳
177	苏北地区中等专业学校深化产教融合对策研究	程 程
178	普通高校毕业生测试成绩下降原因分析与对策	程 程
180	小学数学教学《比例的应用》的实践与反思	郭 明 李 雷
181	项目式教学法在 PowerPoint 课程中的探究与实践	李 雷
182	浅谈小学数学教学中学生的自主学习	廖志军
183	浅谈如何以数学教学促进学生品德发展	曹 芳
184	初中物理实验教学中创新思维的培养	廖志军
185	浅谈小学数学教学中学生思维能力的培养	廖志军
186	浅谈小学数学教学中学生思维能力的培养	廖志军
187	浅谈小学数学教学中学生思维能力的培养	廖志军
188	浅谈小学数学教学中学生思维能力的培养	廖志军
189	浅谈小学数学教学中学生思维能力的培养	廖志军
190	浅谈小学数学教学中学生思维能力的培养	廖志军
191	浅谈小学数学教学中学生思维能力的培养	廖志军
192	浅谈小学数学教学中学生思维能力的培养	廖志军
193	浅谈小学数学教学中学生思维能力的培养	廖志军
194	浅谈小学数学教学中学生思维能力的培养	廖志军
195	浅谈小学数学教学中学生思维能力的培养	廖志军
互联网+健康 Internet Health		
230	物联网不停电输电110kV及以上电力线路施工问题与对策	陈 旭
231	企业人力资源管理创新发展策略	张 强
232	10kV 配电系统运行及检修对策	王 芳
233	集成化供应链管理设计中的风险控制研究	李 雷
234	新时期电力营销绩效管理分析	李 雷
235	电力营销绩效管理分析	李 雷
236	50Hz 输电线路快速故障定位技术探讨	李 雷
237	智能电网安全检测关键技术探讨	李 雷
238	集成化供应链管理设计中的风险控制研究	李 雷
239	200 电话交换机入网管理控制策略	李 雷
240	以英语为第二语言的教学模式研究	李 雷
241	英语在英语教育中的应用	李 雷
242	互联网爱国主义、民族主义舆论现状及应对策略	李 雷
243	柔性管理在高校附属医院党建工作中的应用	李 雷
244	预防性维护在医疗设备管理中的意义探讨	李 雷

图 3-34《职业素养视角下中职计算机专业课程改革的实践探索》, 2020.02, 段欣, 中国新通信